

照明平面布置图 1:100

建筑面积: 316.37平方米

设计单位



同宇检测

Tongyu Inspection and Test

湖南同宇检测有限公司

设计证书乙级编号: A243023189  
FIRST CLASS SERIAL NUMBER OF DESIGN CERTIFICATE: A243023189

建设单位

CLIENT

湖南省中西医结合医院(湖南中医药大学附属医院)

项目名称

PROJECT NAME

病房楼四楼病房改造结构改造施工图

子项名称

SUB ITEM

项目编号

TYSJ-2024-017

设计签字

SIGNATURE

项目负责人

王勋

专业负责人

郭赛

审定

朱旭鹏

审核

徐静

校对

陈然

设计

郭赛

出图盖章

STAMP

个人执业专用章

REGISTRANT

图纸名称

DRAWING TITLE

房屋平面布置图

图别

D. S.

图号

JS-10

日期

2024.06

修改序列

MODIFIED SERIAL

会签

CONFIRMATION

总图

给排水

SITE PLAN

WATER S. & D.

建筑

电气

ARCH.

ELEC.


结构

暖通

STRUCT.

A. C. & VENT.

本图需加盖本司出图签章, 否则一律无效

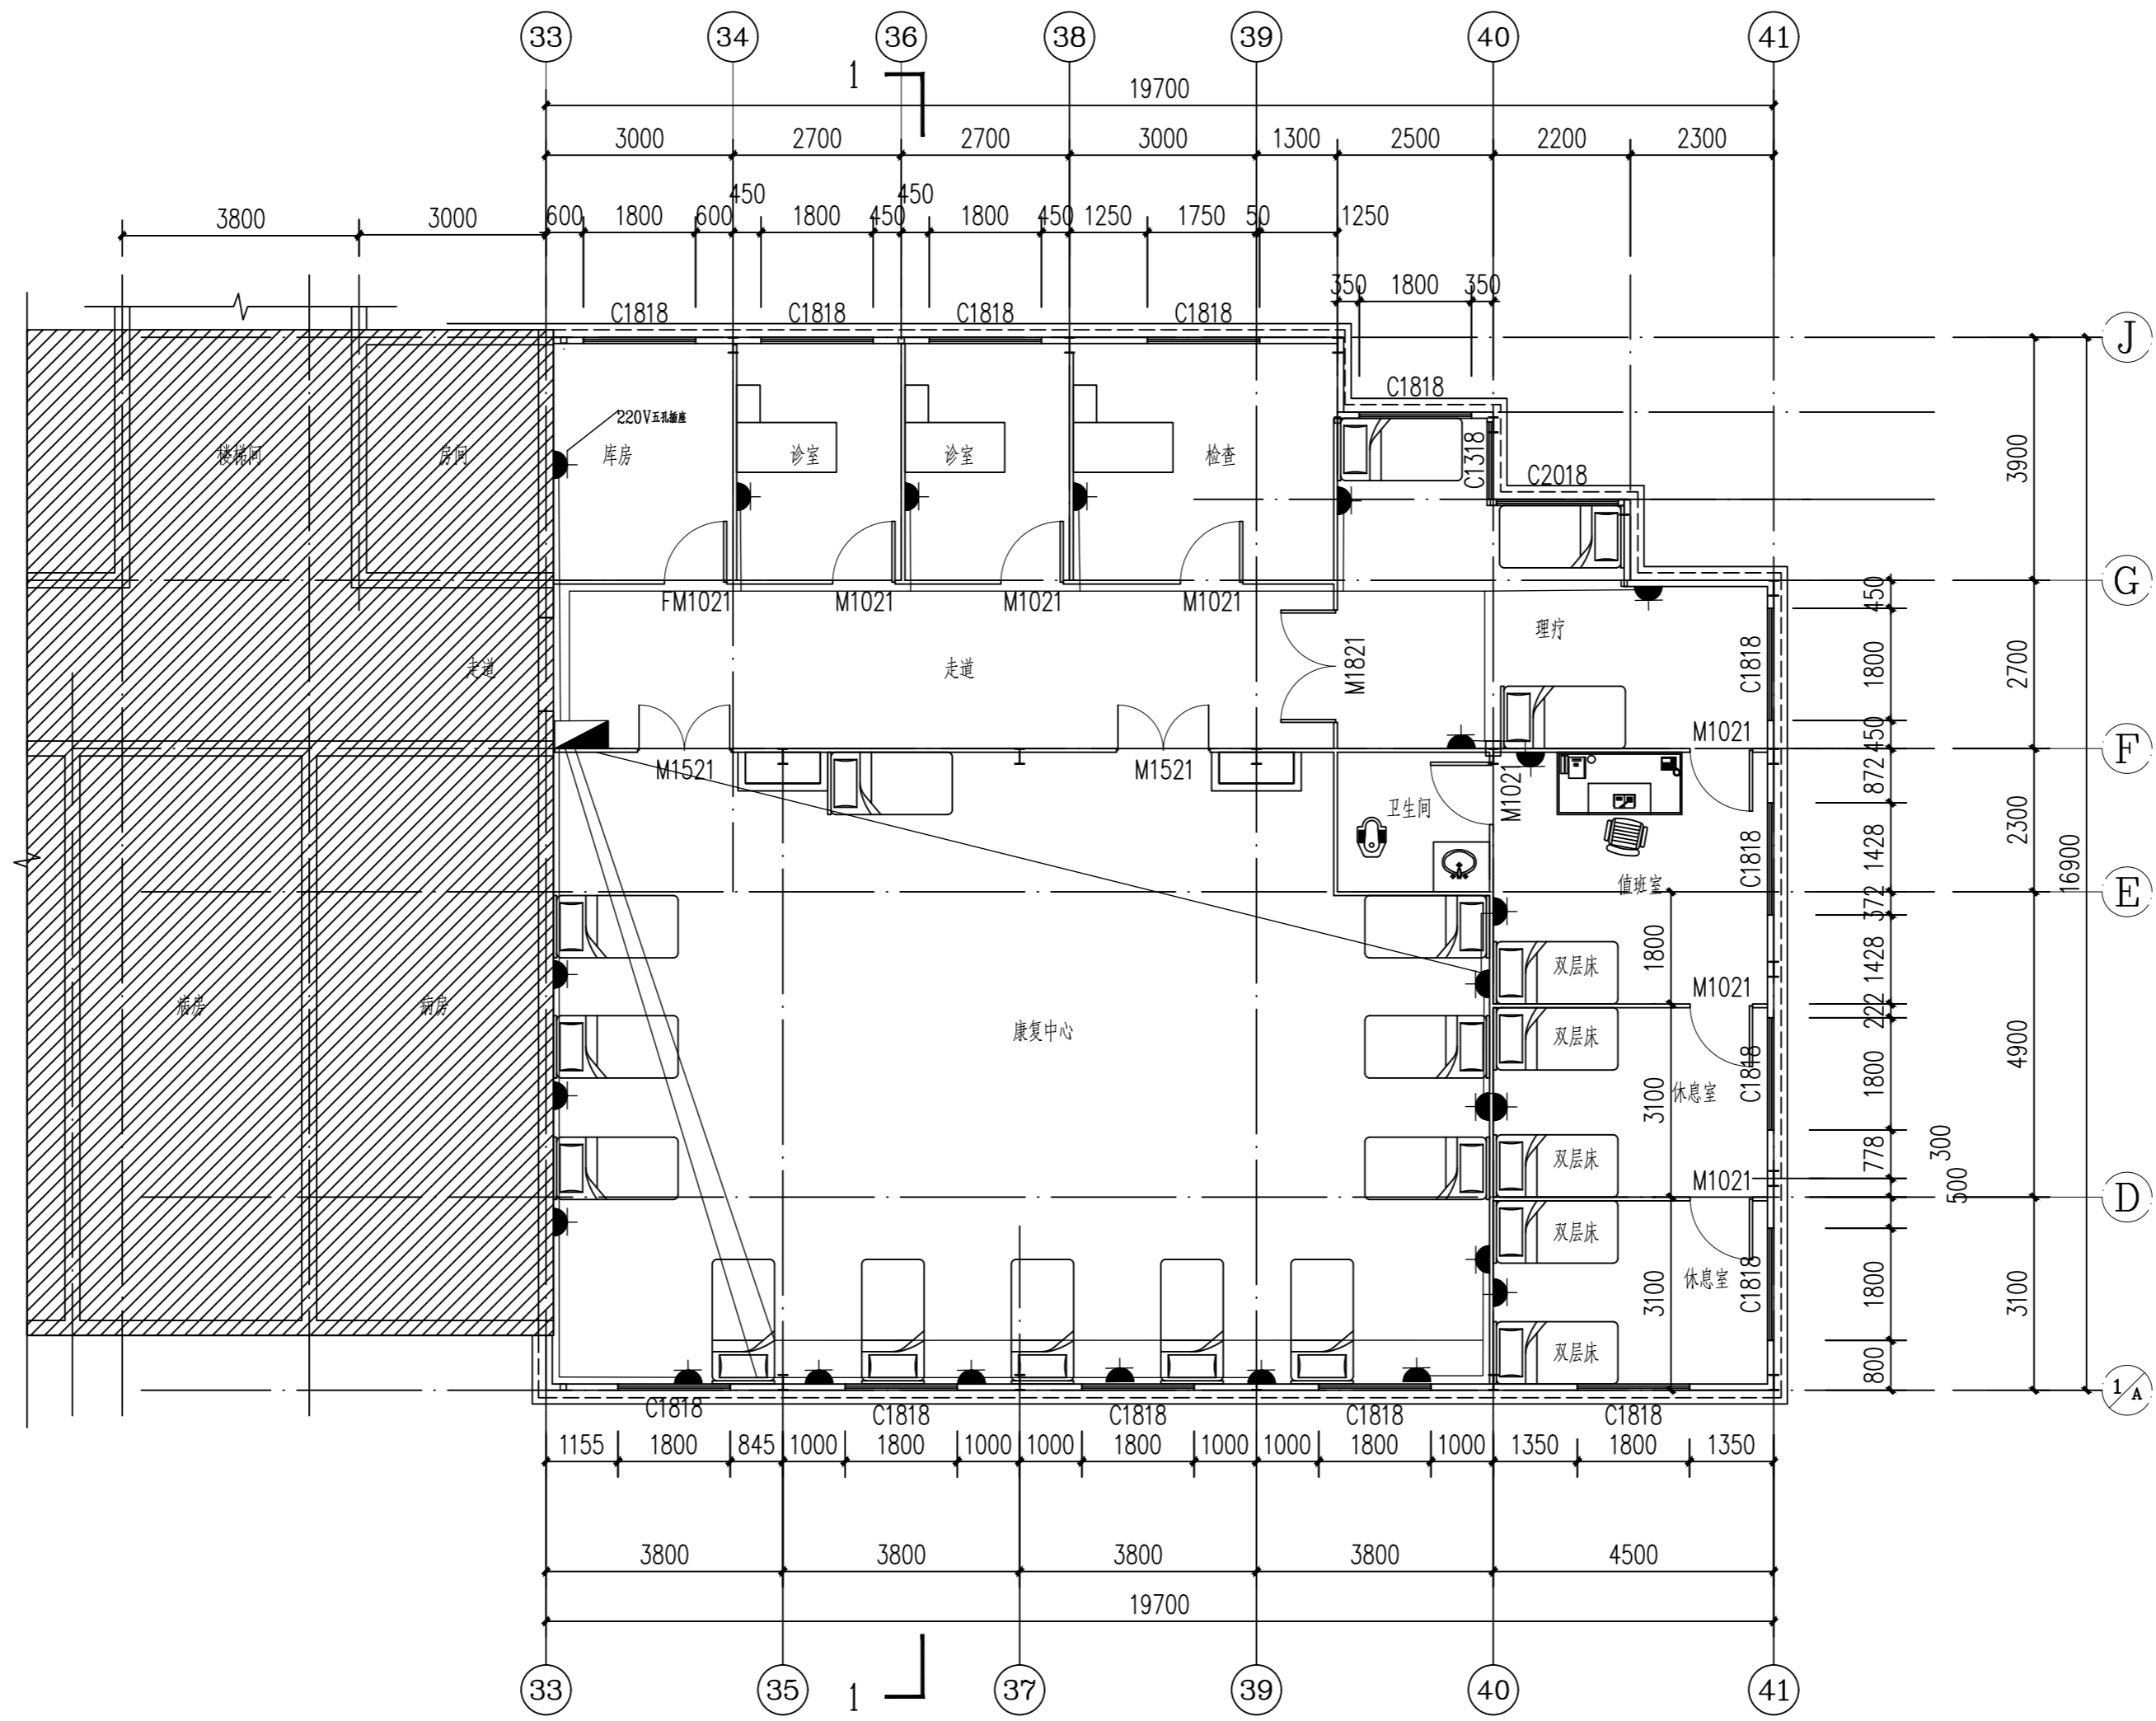

插座平面布置图 1:100

建筑面积: 316.37平方米

设计单位



同宇检测

Tongyu Inspection and Test

湖南同宇检测有限公司

设计证书乙级编号: A243023189  
FIRST CLASS SERIAL NUMBER OF DESIGN CERTIFICATE: A243023189

建设单位

CLIENT

湖南省中西医结合医院(湖南省肿瘤医院附属医院)

项目名称

PROJECT NAME

病房楼四楼病房改造结构改造施工图

子项名称

SUB ITEM

项目编号

PRO. NO.

TYSJ-2024-017

设计签字

SIGNATURE

项目负责人

PROJECT MANAGER

王勋

专业负责人

SPE. DESIGNER

郭赛

审定

APPROVED

朱旭鹏

审核

EXAMINED

徐静

校对

CHECKED

陈然

设计

DESIGNER

郭赛

出图盖章

STAMP

个人执业专用章

REGISTRANT

图纸名称

DRAWING TITLE

房屋平面布置图

图别

D. S.

图号

D. NO.

JS-10

日期

DATE

2024.06

修改序列

MODIFIED SERIAL

会签

CONFIRMATION

总图

SITE PLAN

给排水

WATER S. & D.

建筑

ARCH.

电气

ELEC.


结构

STRUCT.

暖通

A. C. & VENT.

本图需加盖本司出图签章, 否则一律无效

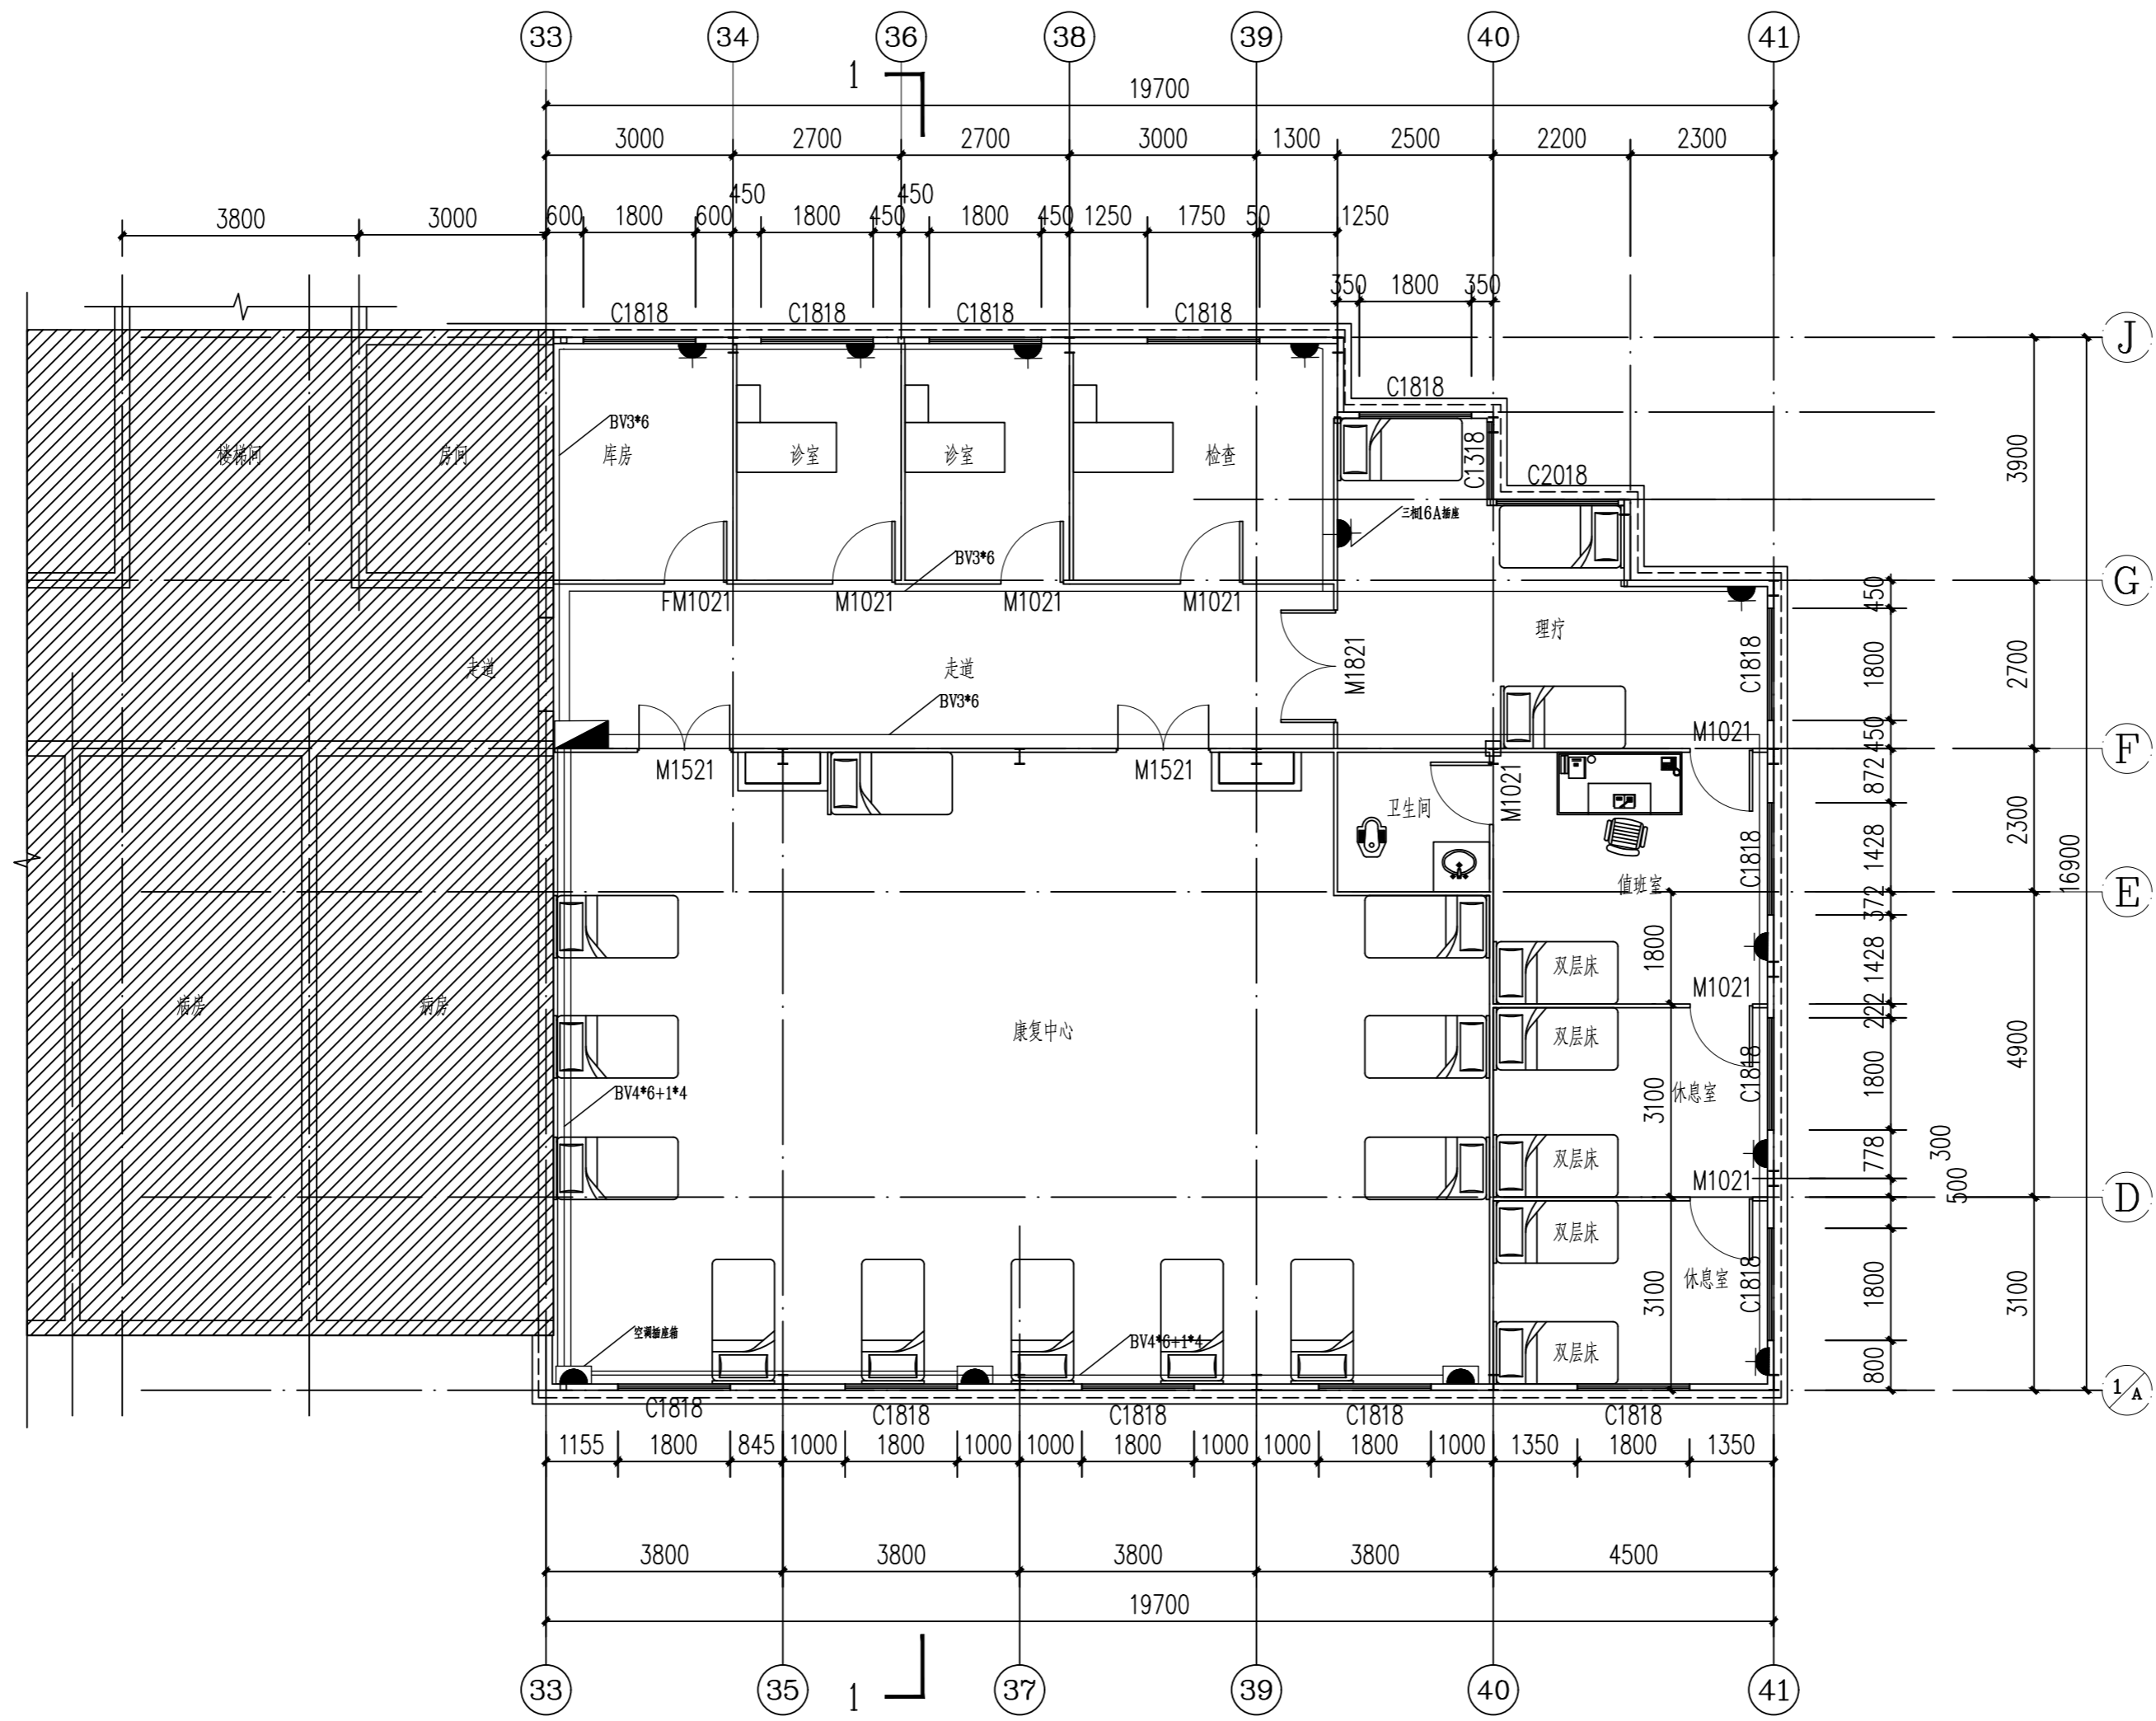

空调插座平面布置图

建筑面积：316.37平方米

说明：1、空调插座为220V五孔16A，距地1.8米高安装。2、空调插座箱为380V距地30cm安装。

设计单位



同宇检测

Tongyu Inspection and Test

湖南同宇检测有限公司

设计证书乙级编号：A243023189  
FIRST CLASS SERIAL NUMBER OF DESIGN CERTIFICATE: A243023189

建设单位

CLIENT

湖南省中西医结合医院(湖南省肿瘤医院附属医院)

项目名称

PROJECT NAME

病房楼四楼病房改造结构改造施工图

子项名称

SUB ITEM

项目编号

PRO. NO.

TYSJ-2024-017

设计签字

SIGNATURE

项目负责人

PROJECT MANAGER

王勋

专业负责人

SPE. DESIGNER

郭赛

审定

APPROVED

朱旭鹏

审核

EXAMINED

徐静

校对

CHECKED

陈然

设计

DESIGNER

郭赛

出图盖章

STAMP

个人执业专用章

REGISTRANT

图纸名称

DRAWING TITLE

房屋平面布置图

图别

D. S.

图号

D. NO.

JS-10

日期

DATE

2024.06

修改序列

MODIFIED SERIAL

会签

CONFIRMATION

总图

SITE PLAN

给排水

WATER S. & D.

建筑

ARCH.

电气

ELEC.


结构

STRUCT.

暖通

A. C. & VENT.

本图需加盖本司出图签章，否则一律无效

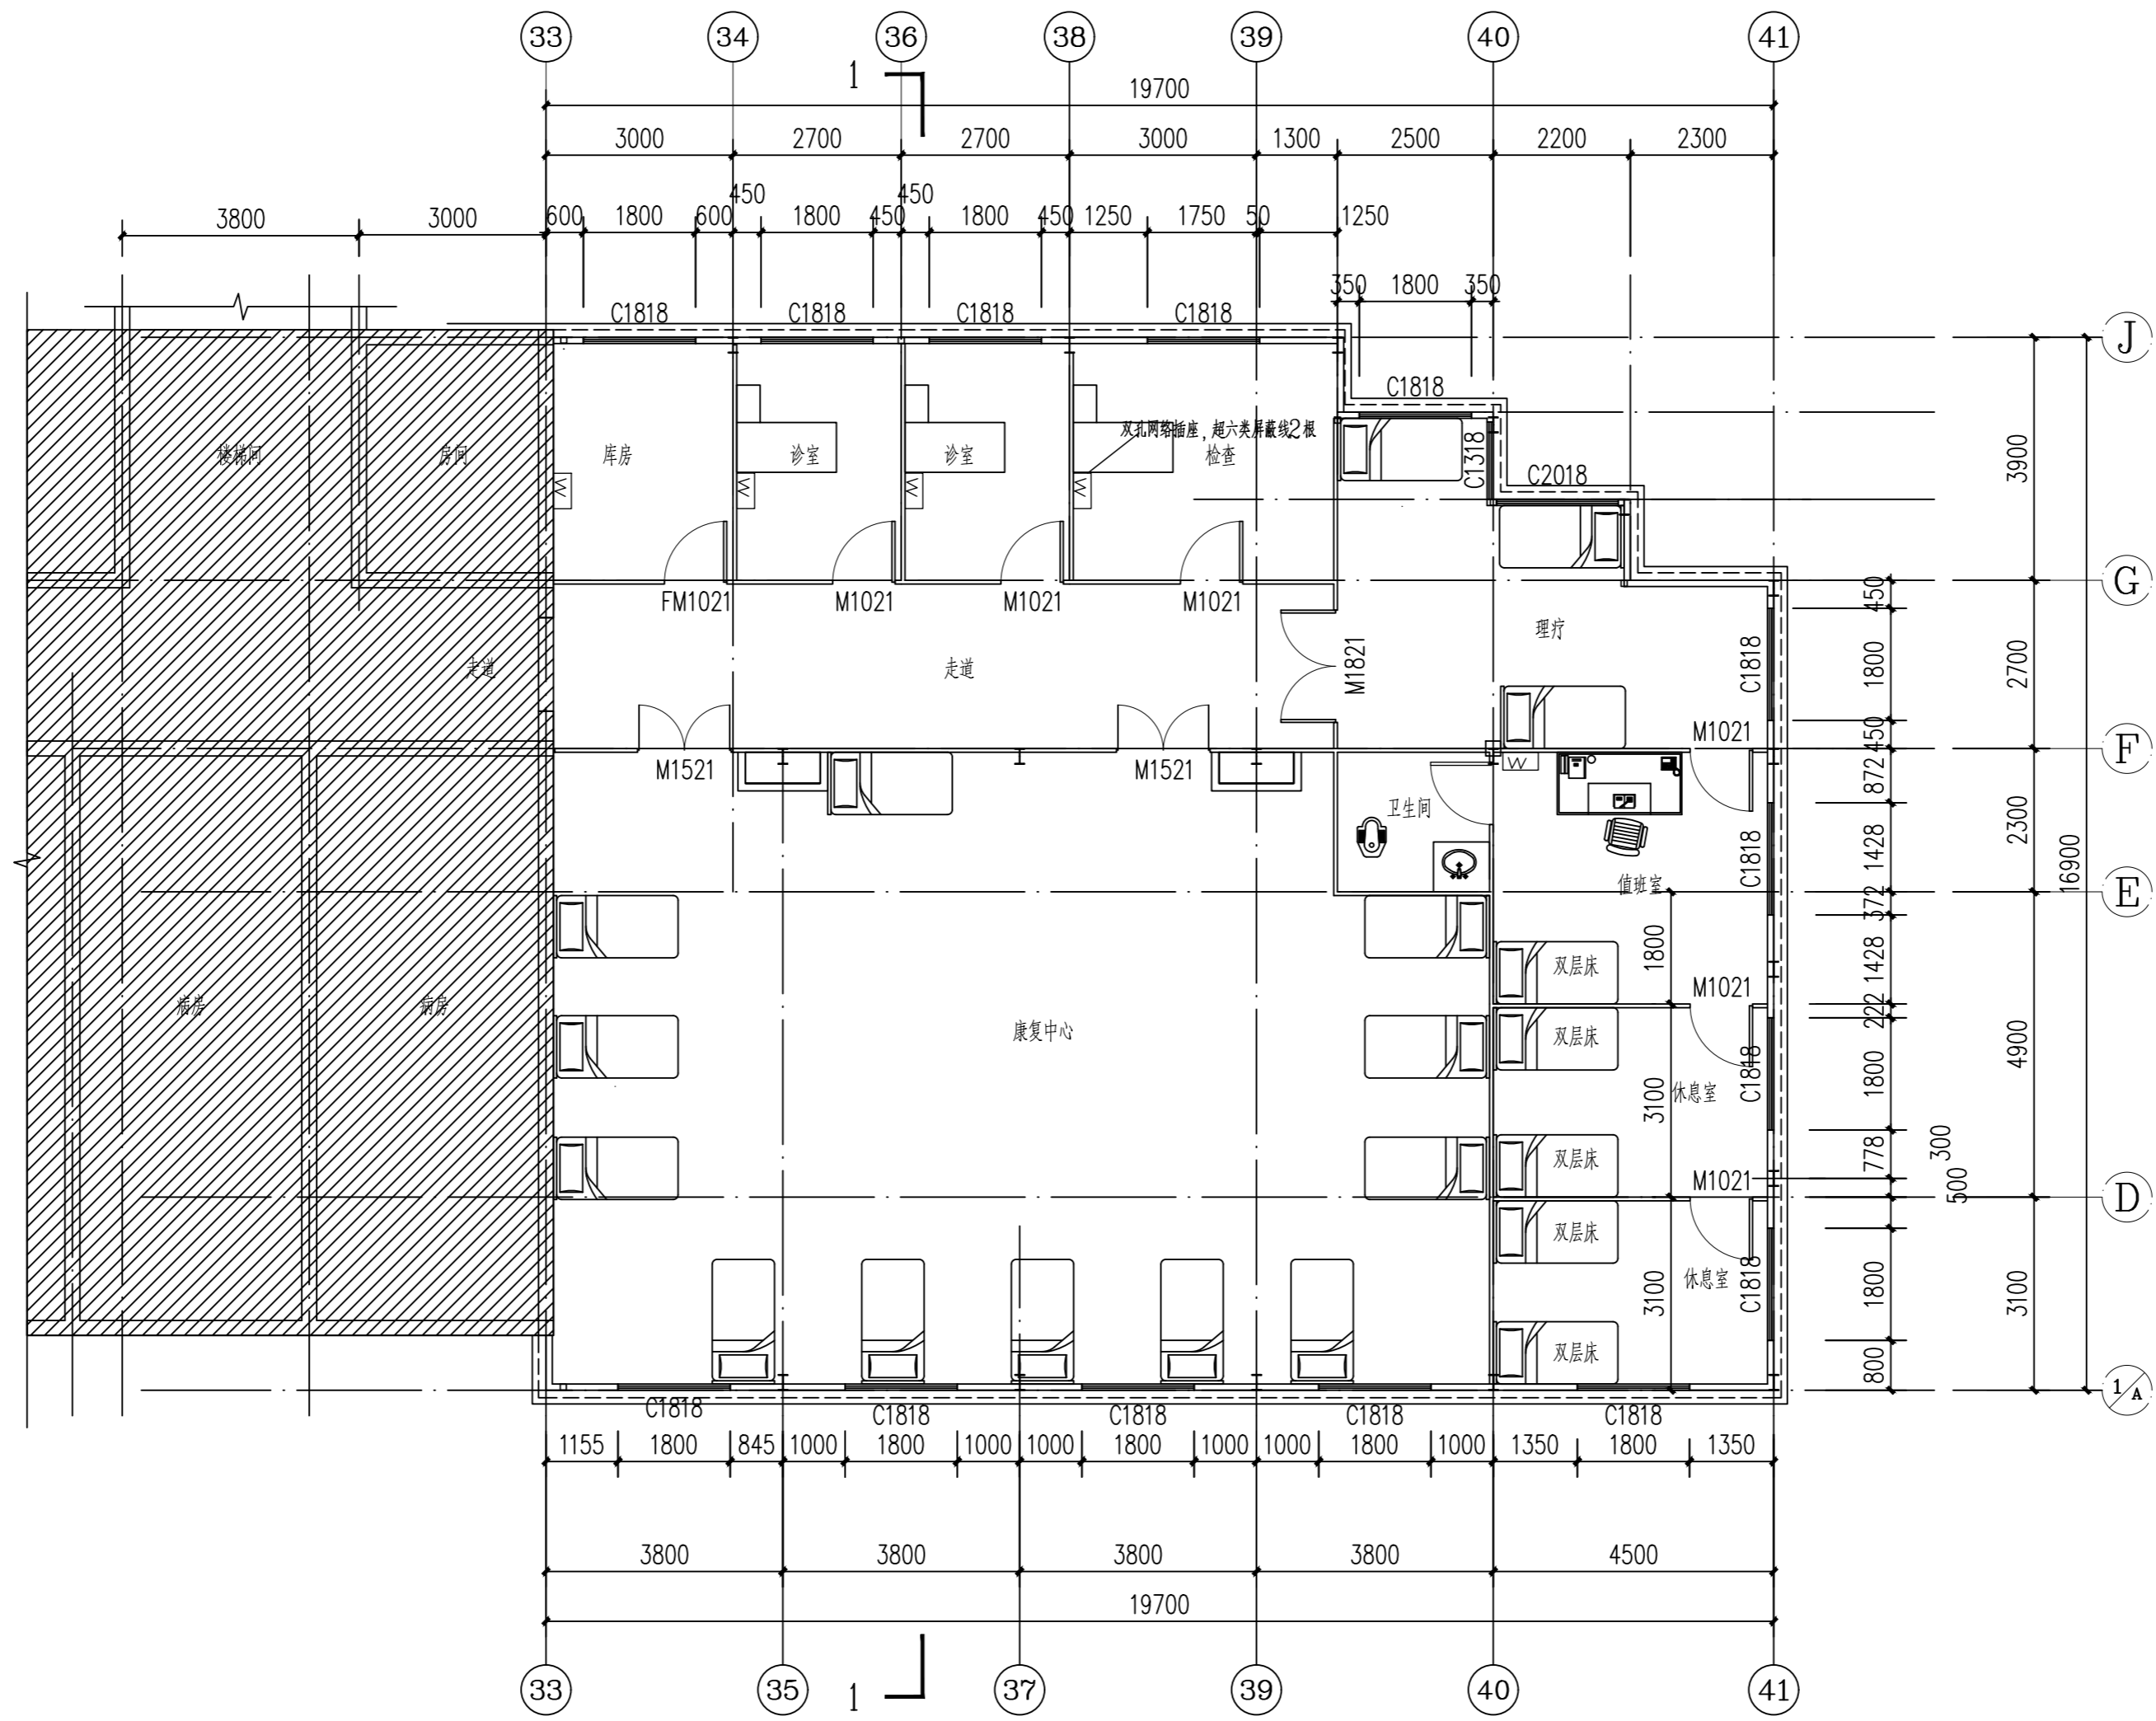

网络电话平面布置图

建筑面积：316.37平方米

说明：1、网络线为超六类带屏蔽网线，从50米处弱电箱引入。2、网络插座为双孔网络插座。3、网线采用20PVC线管暗敷。

设计单位



同宇检测

Tongyu Inspection and Test

湖南同宇检测有限公司

设计证书乙级编号：A243023189  
FIRST CLASS SERIAL NUMBER OF DESIGN CERTIFICATE: A243023189

建设单位

CLIENT

湖南省中西医结合医院湖南中医药大学附属医院

项目名称

PROJECT NAME

病房四楼楼梯间改造设计图

子项名称

SUB ITEM

项目编号

PRO. NO.

TYSJ-2024-017

设计签字

SIGNATURE

项目负责人

PROJECT MANAGER

王勋

专业负责人

SPE. DESIGNER

郭赛

审定

APPROVED

朱旭鹏

审核

EXAMINED

徐静

校对

CHECKED

陈然

设计

DESIGNER

郭赛

出图盖章

STAMP

个人执业专用章

REGISTRANT

图纸名称

DRAWING TITLE

房屋平面布置图

图别

D. S.

图号

D. NO.

JS-10

日期

DATE

2024.06

修改序列

MODIFIED SERIAL

会签

CONFIRMATION

总图

SITE PLAN

给排水

WATER S. & D.

建筑

ARCH.

电气

ELEC.

结构

STRUCT.

暖通

A. C. & VENT.

本图需加盖本司出图签章，否则一律无效